




平面図 S=1:500

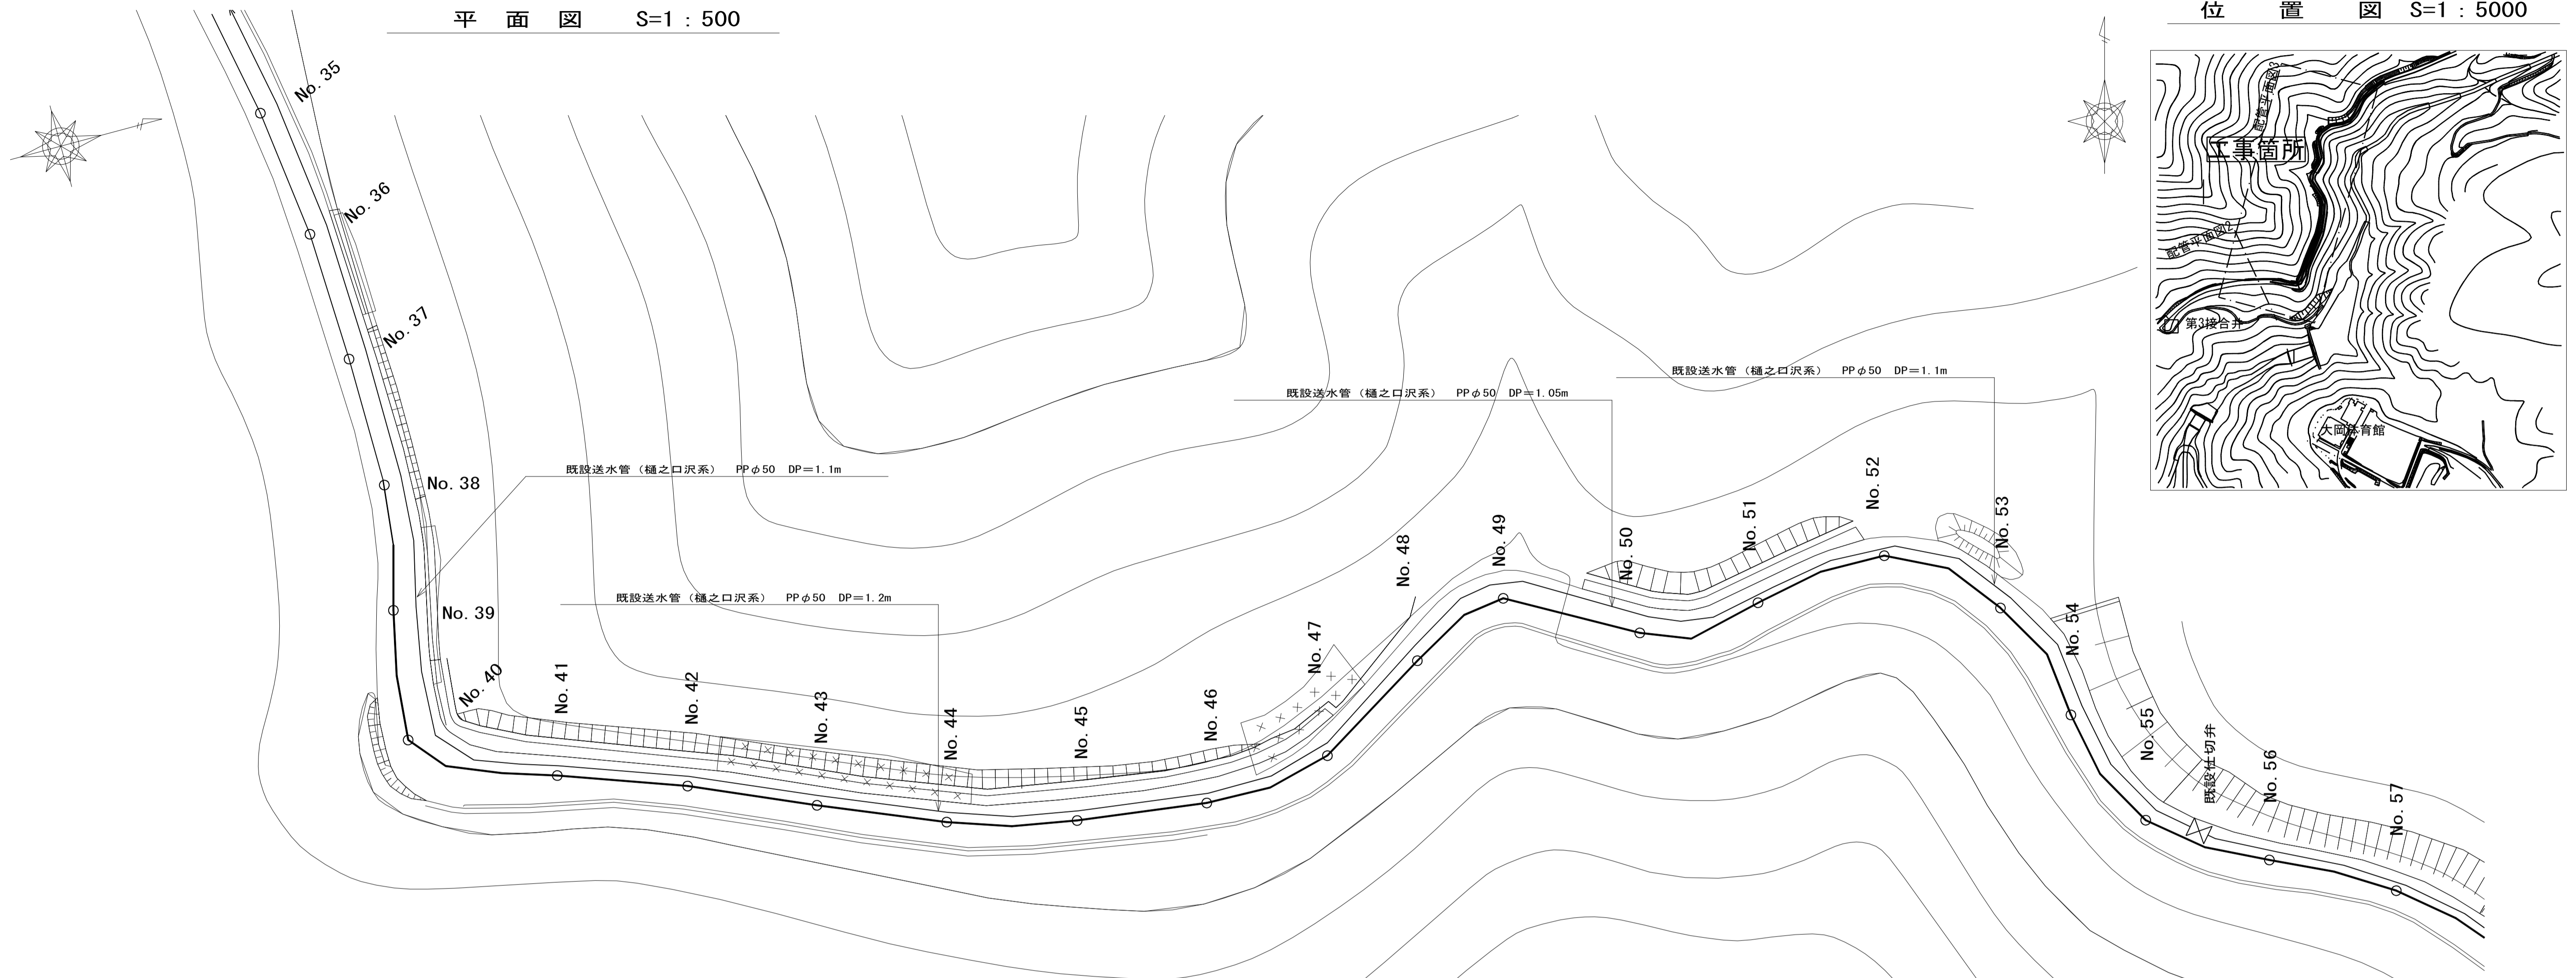


位置図 S=1:5000

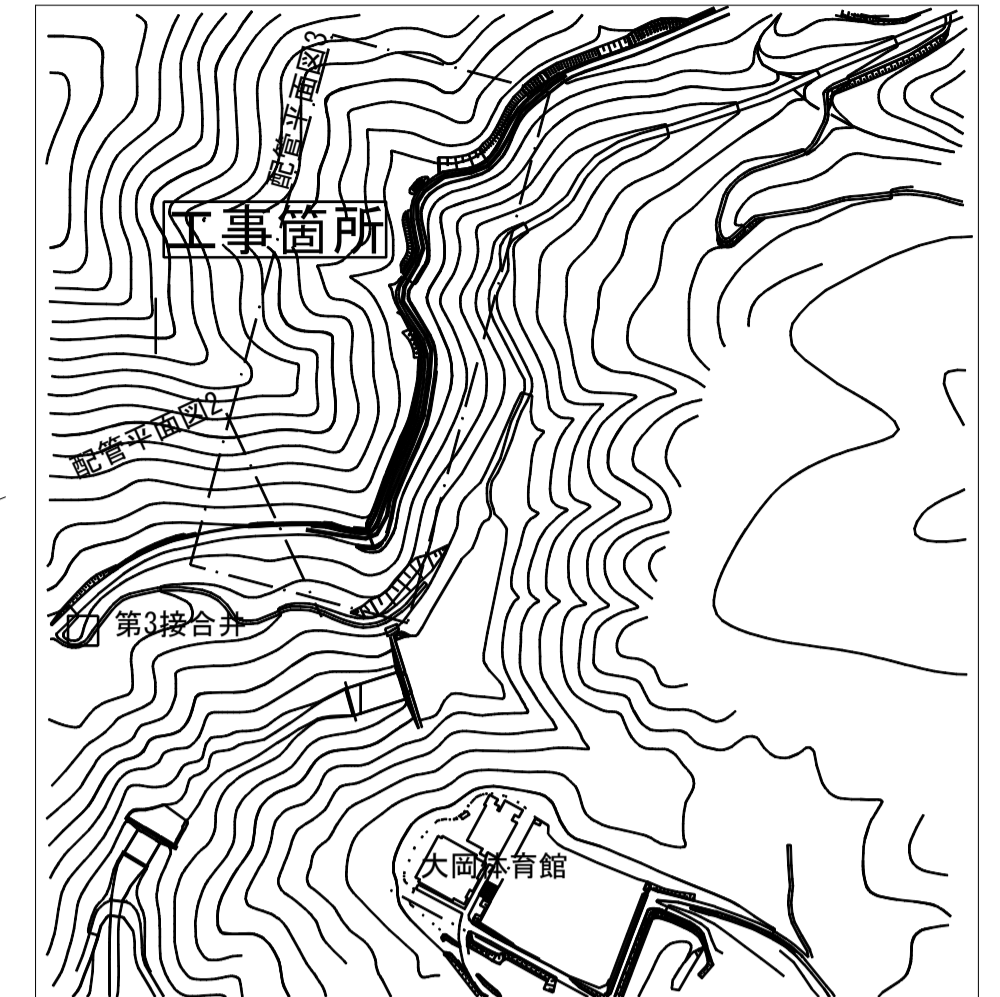

配管図

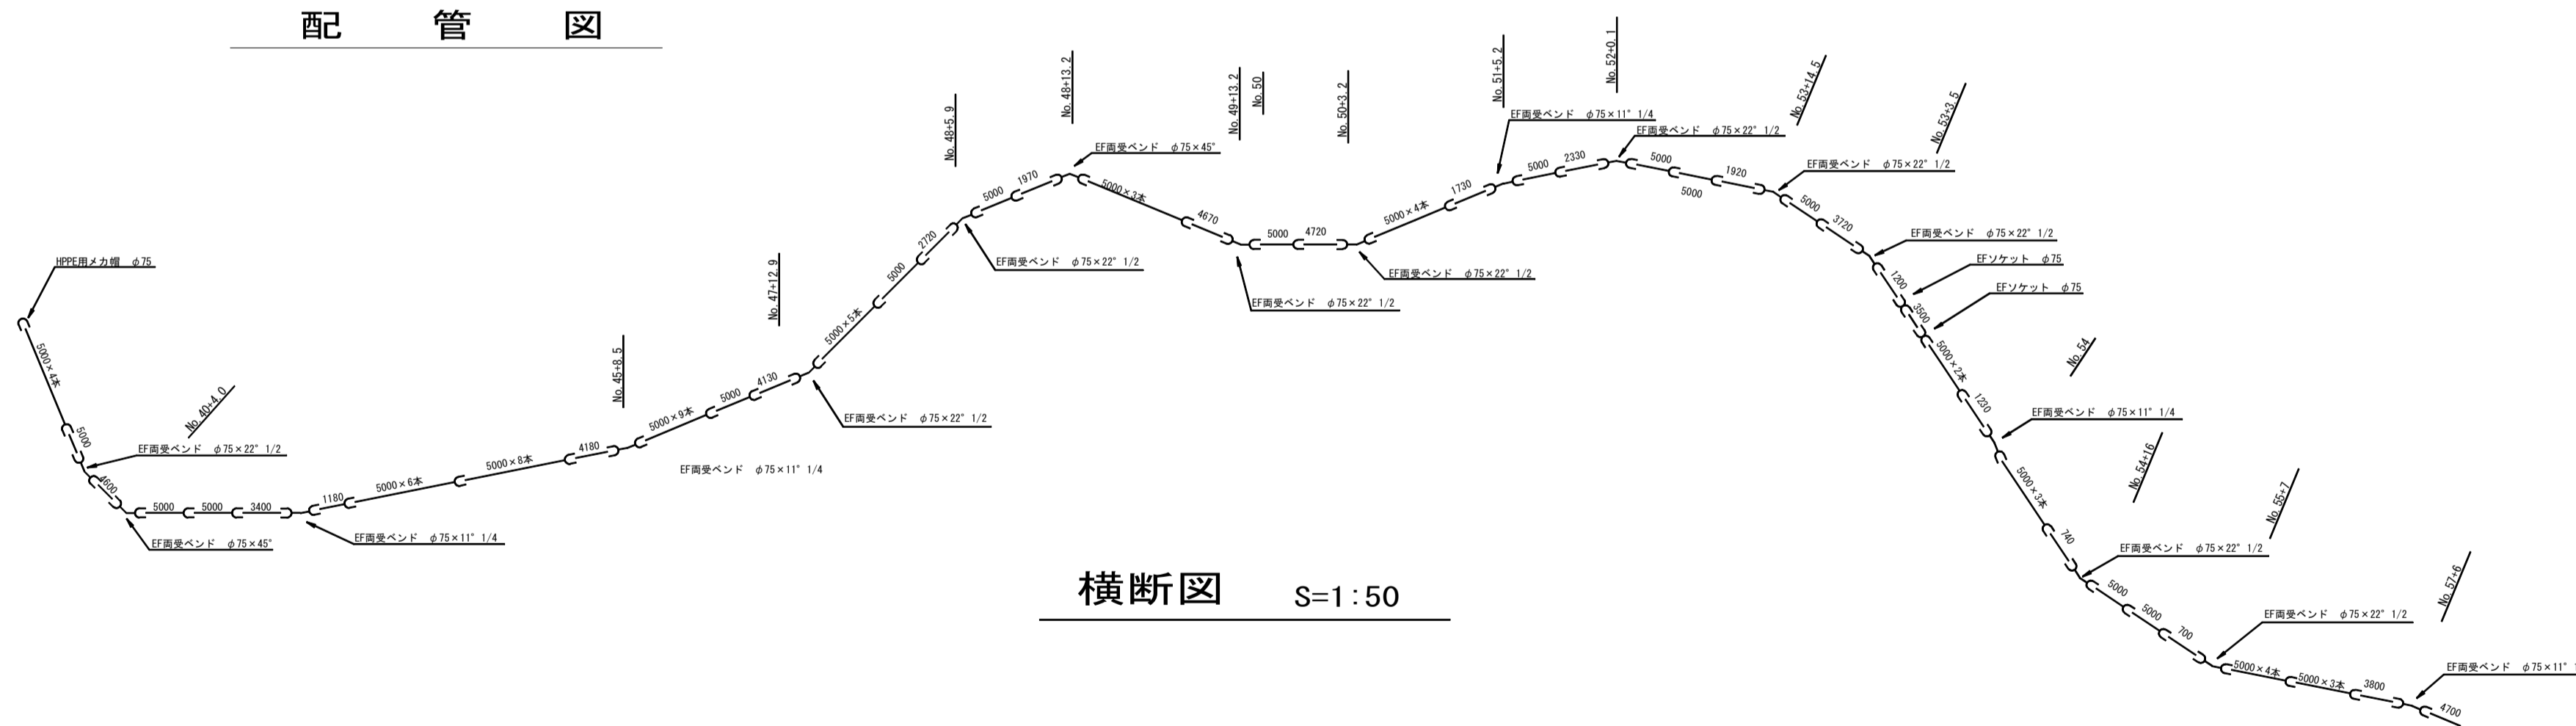

横断面図 S=1:50

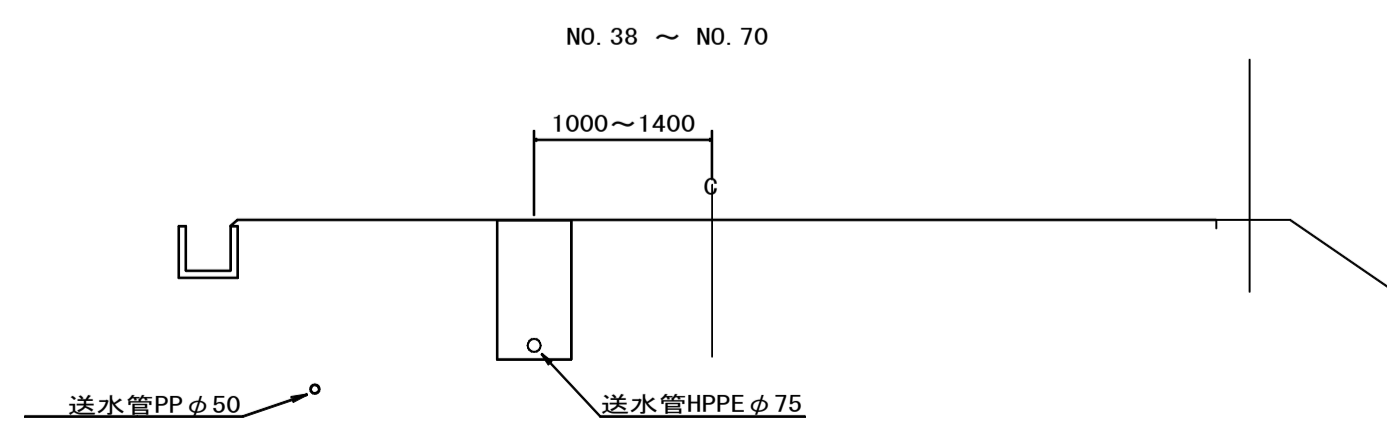

受付月日

管番  
理号

施工業者 株式会社 日拓  
配管業者 株式会社 日拓

平成25年度 簡水-大岡聖地区送水管布設工事			
図面 番号	3/4	図名	竣工図
資料 出所		縮尺	図示
説明	設計	検査	補正
長野市上下水道局			