




平面図 S=1.500

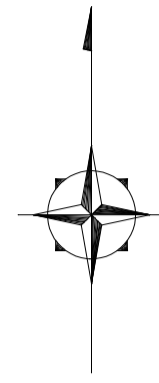

位置図 S=1:5,000

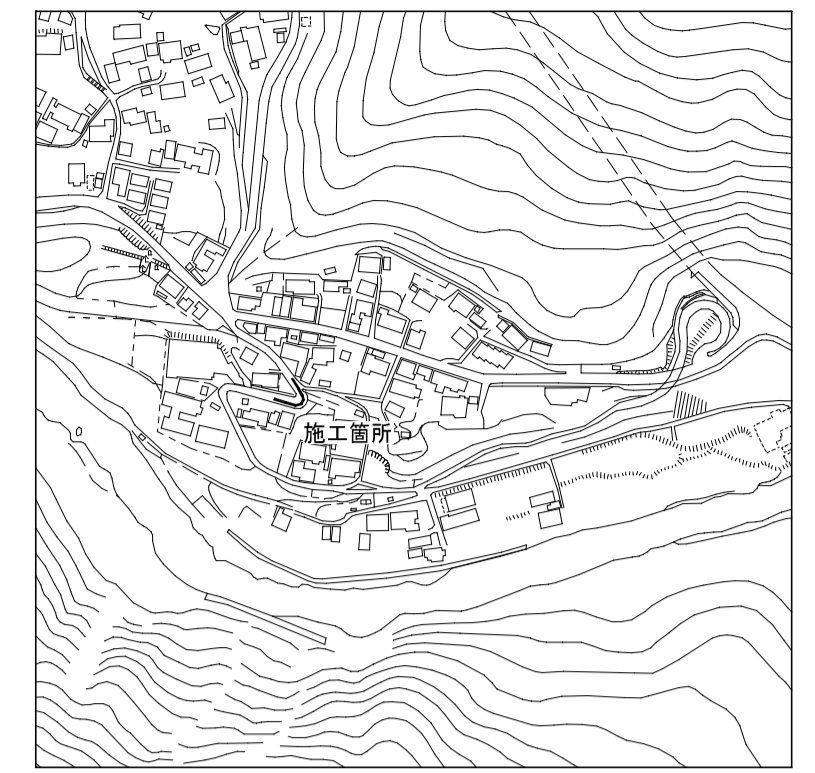

配管図 S=FREE

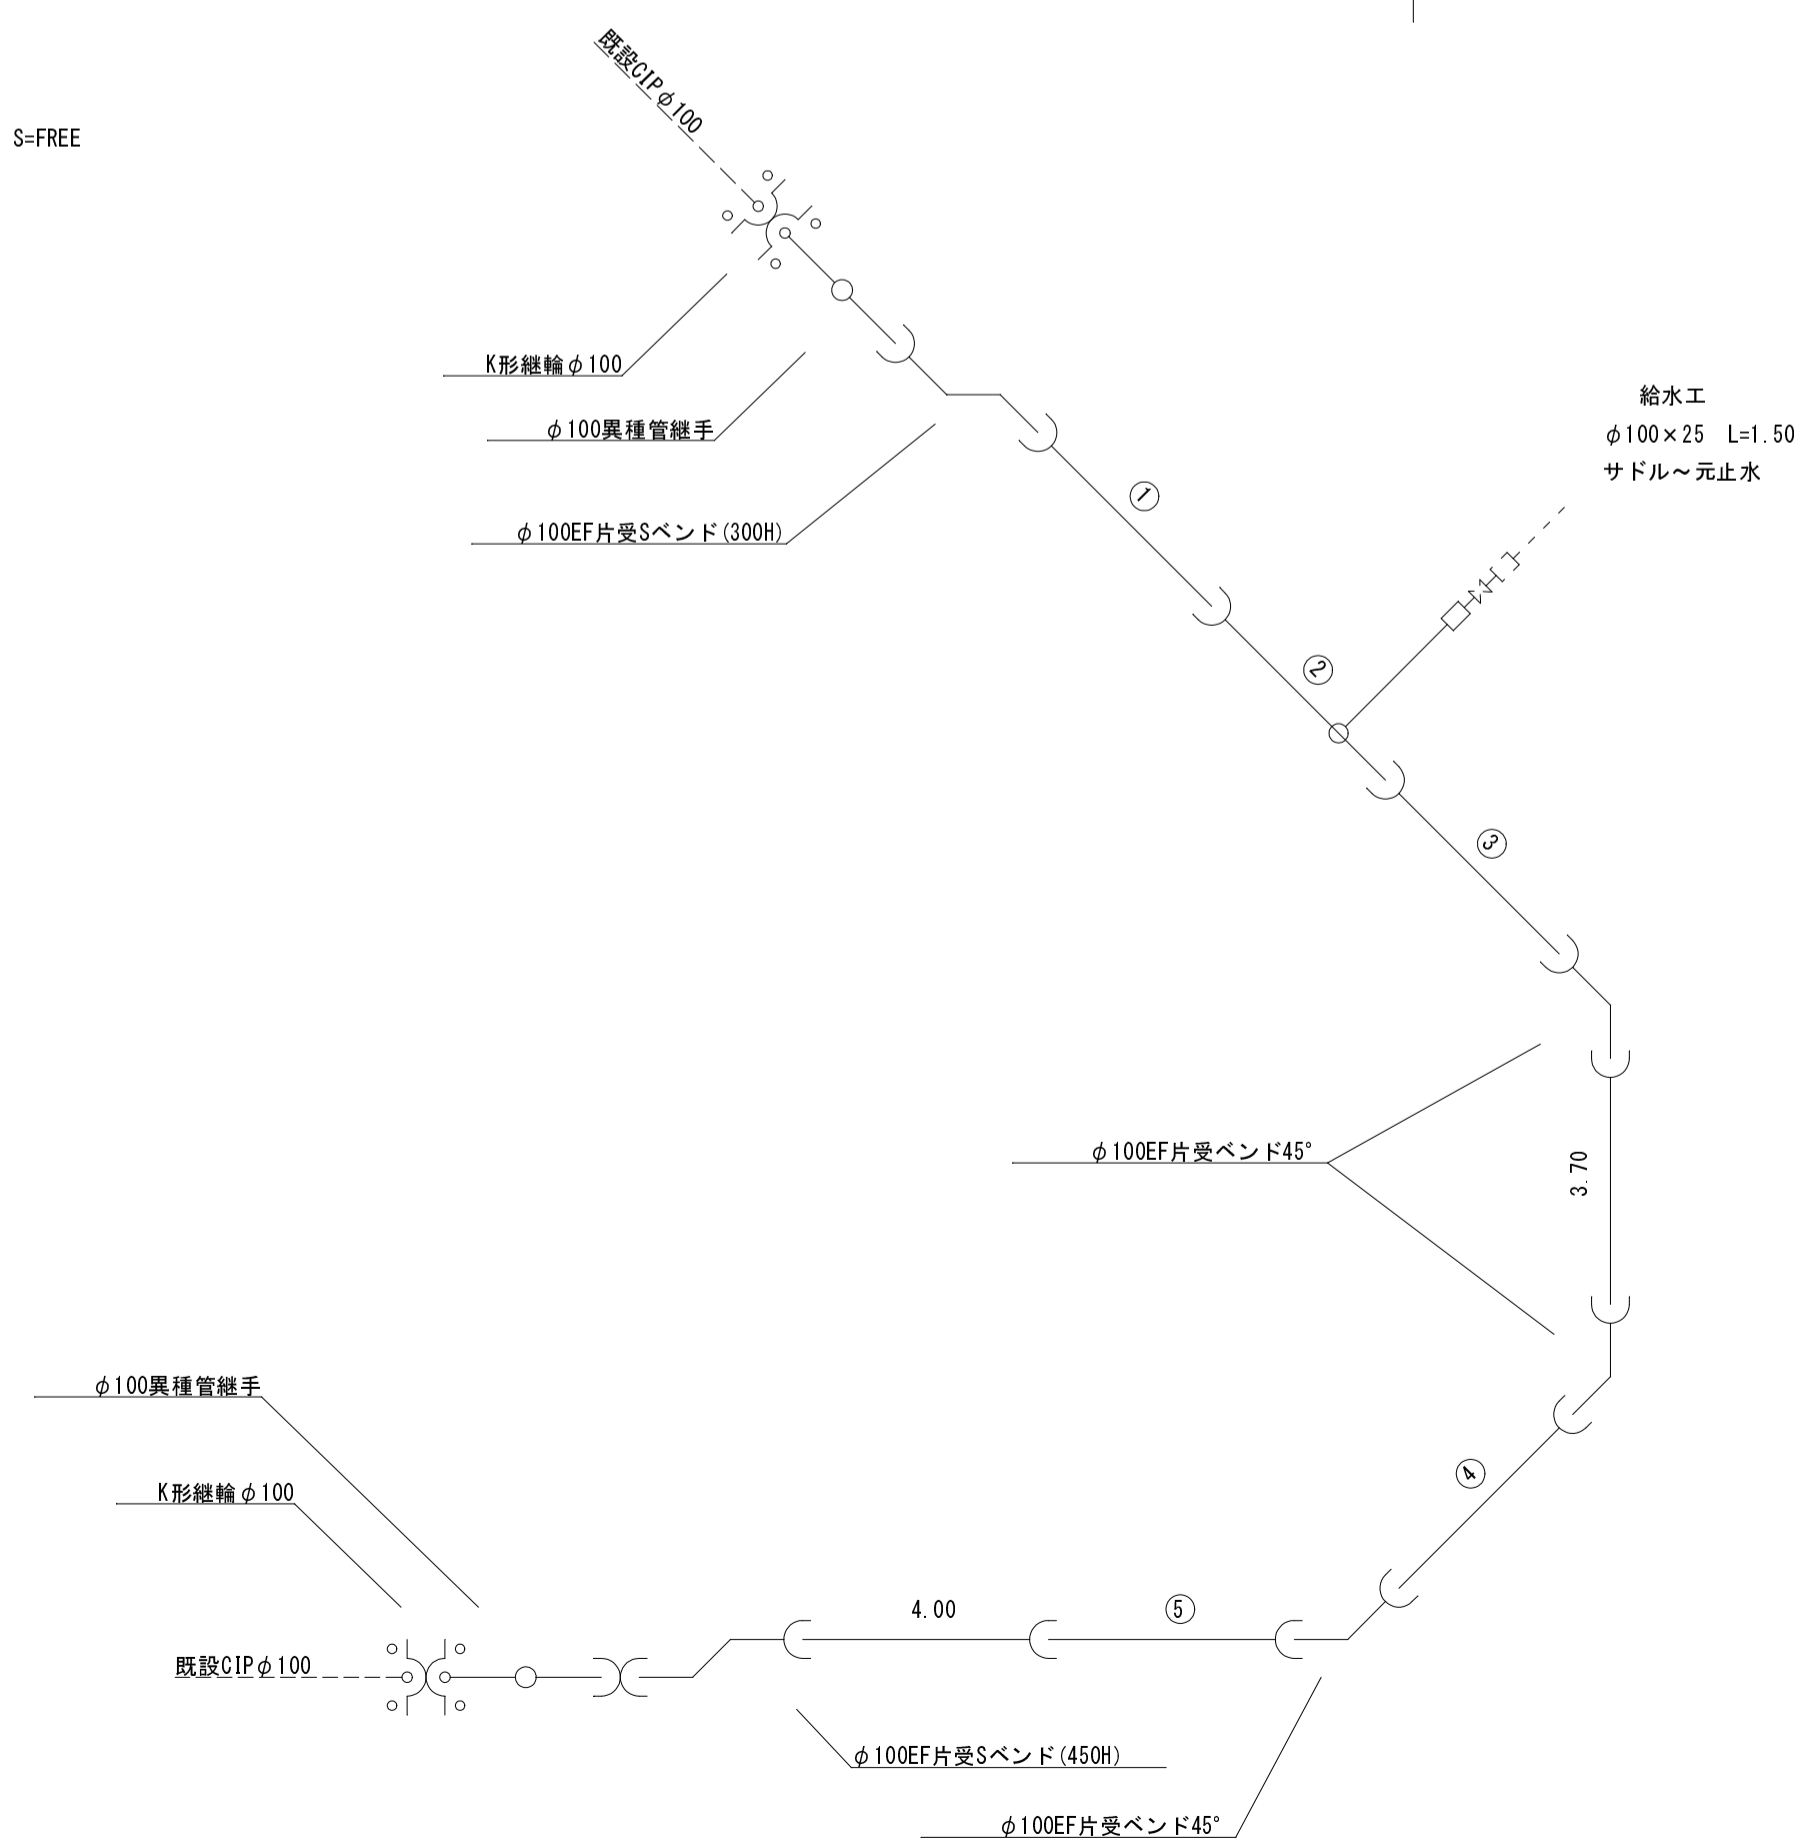

災害復旧 茂管地区配水管修繕工事			
平面図 配管図		縮尺 図示	
長野市 大字茂管			
図面番号	1	業中之	1
長野市上下水道局 水道維持課			
株式会社 日拓			