



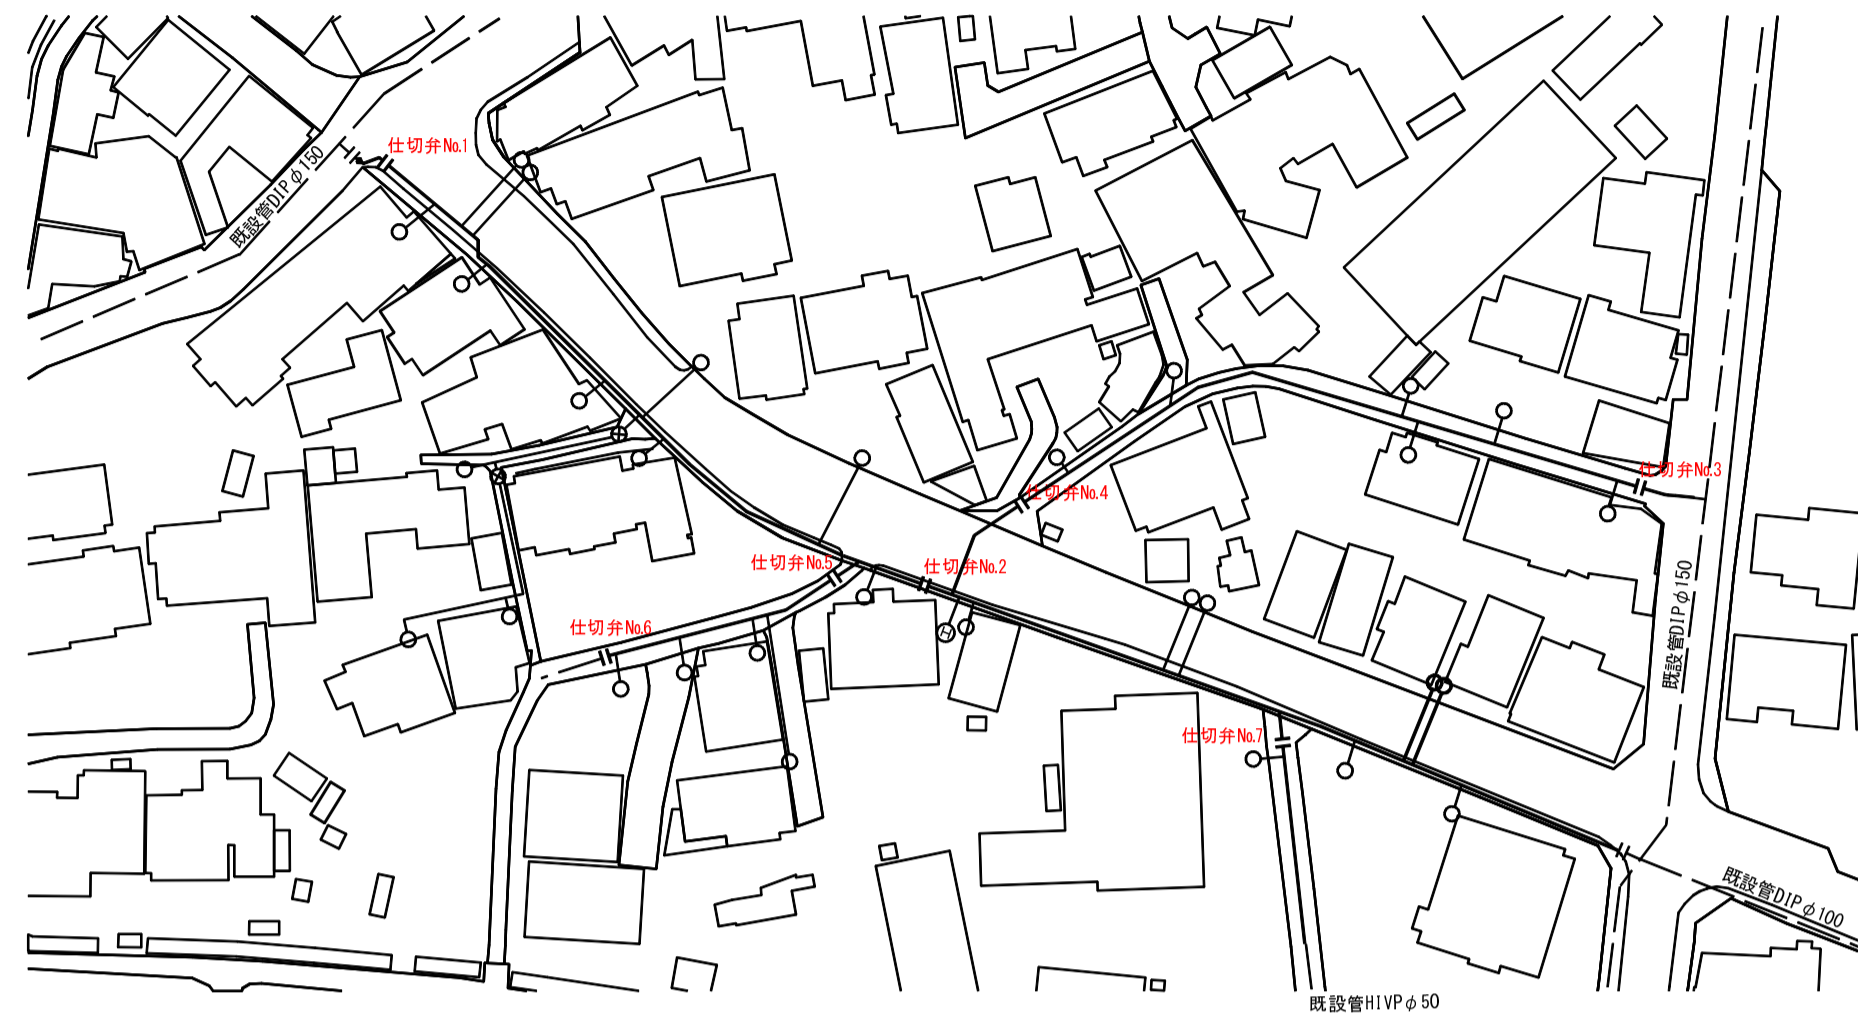


平面図 S=1/1,000

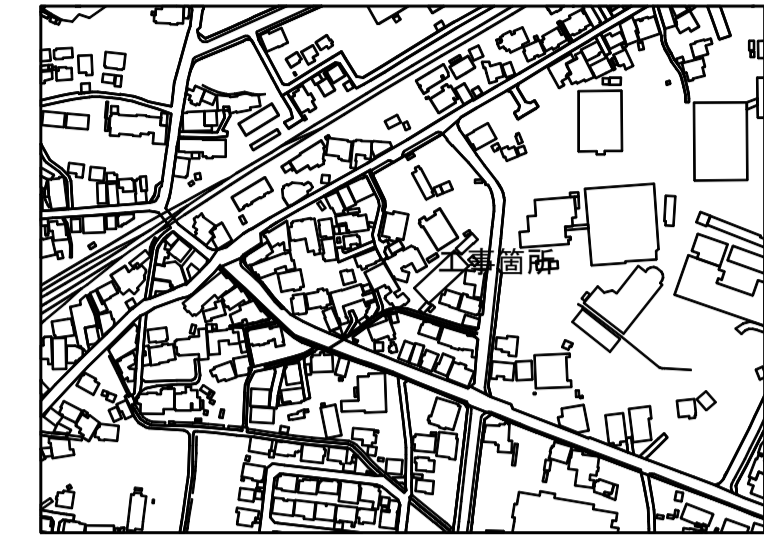

位置図 S=1/5,000



配管図 S=free

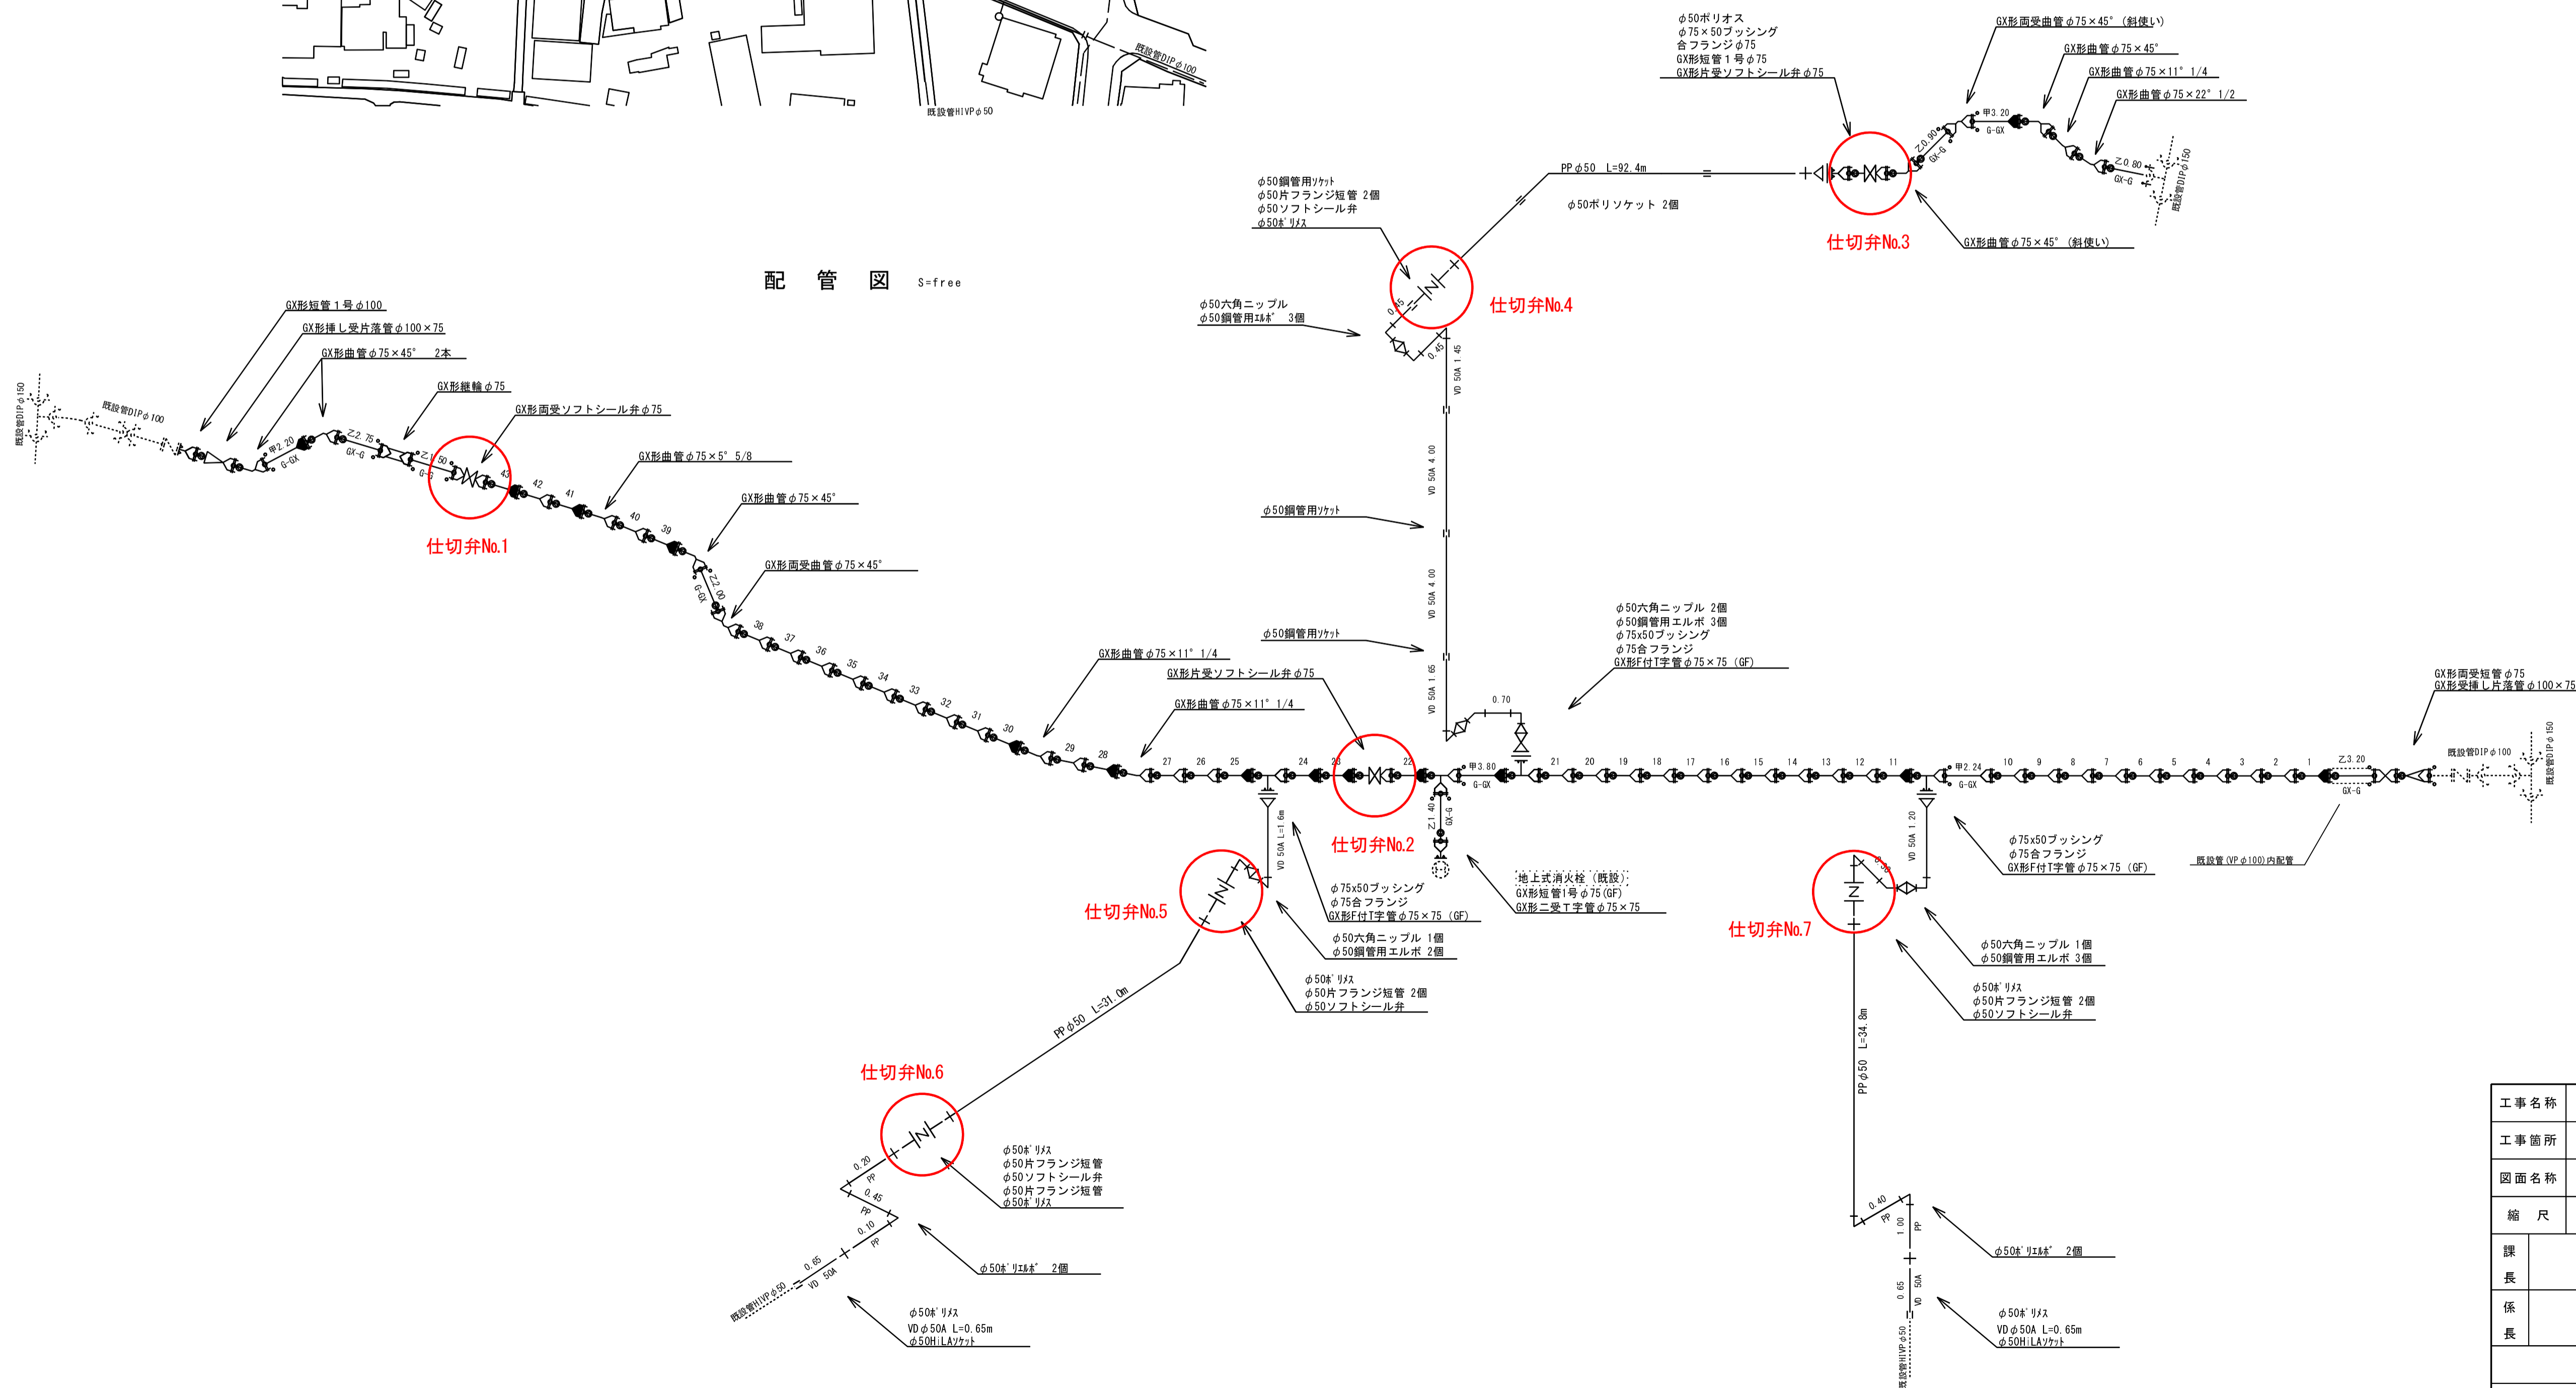

工事名称	豊野下田中地区配水管布設替工事		
工事箇所	長野市豊野町豊野		
図面名称	平面図・配管図		
縮尺	図示	図面番号	
課長	補	補	
係長	照	査	
長野市上下水道局			
株式会社 日拓			