
 
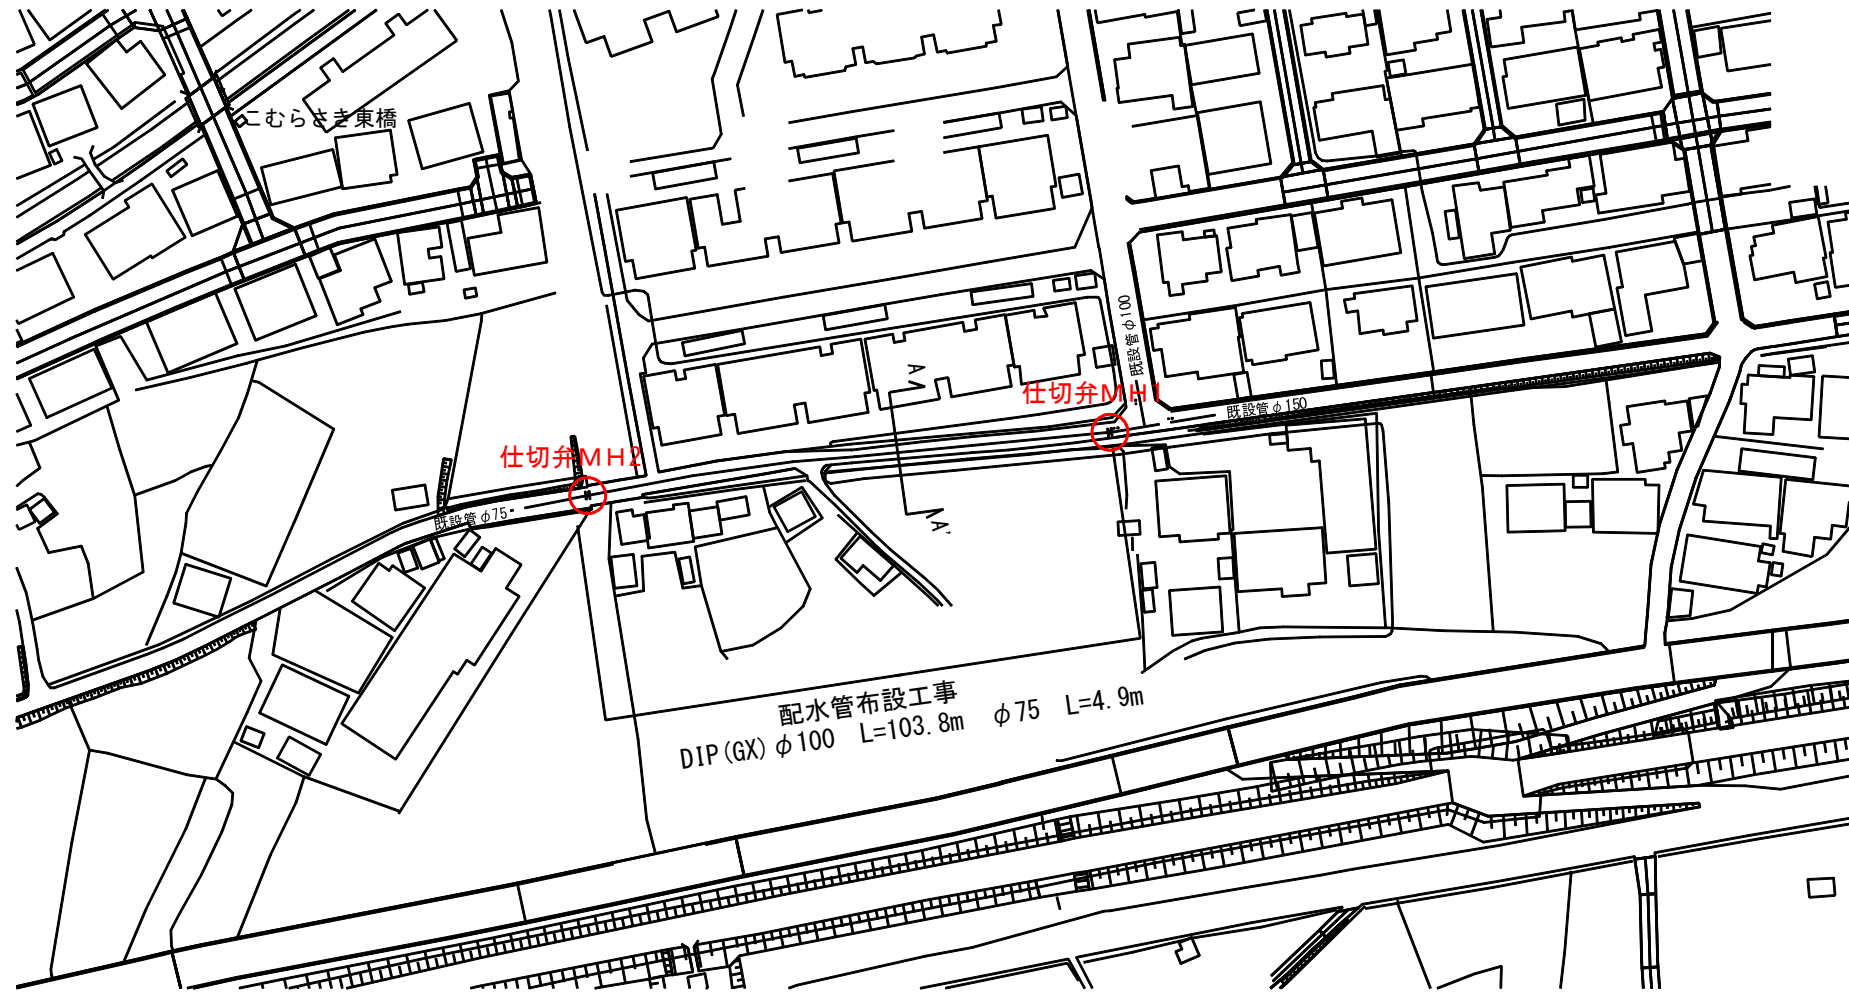



平面図 S=1/2000




位置図 S=1/7500

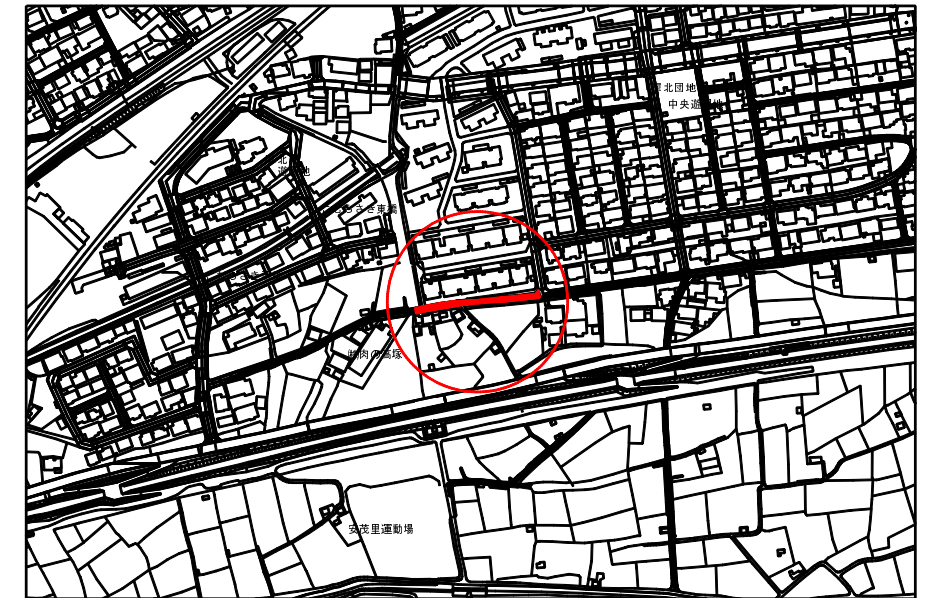

横断面図A-A'
S=1:60

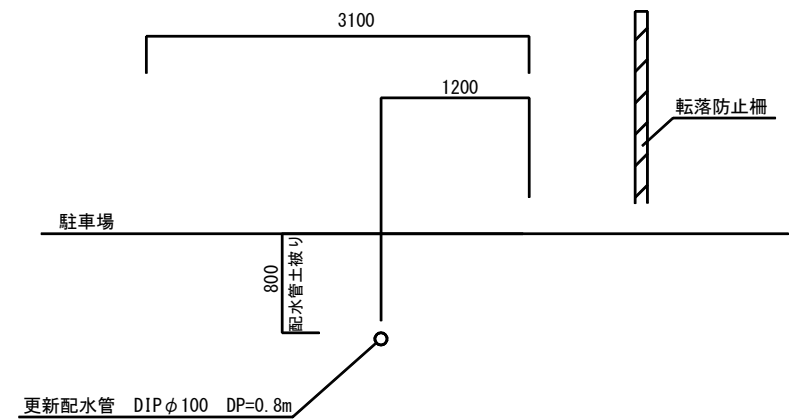

配管図 (φ100) S=Free

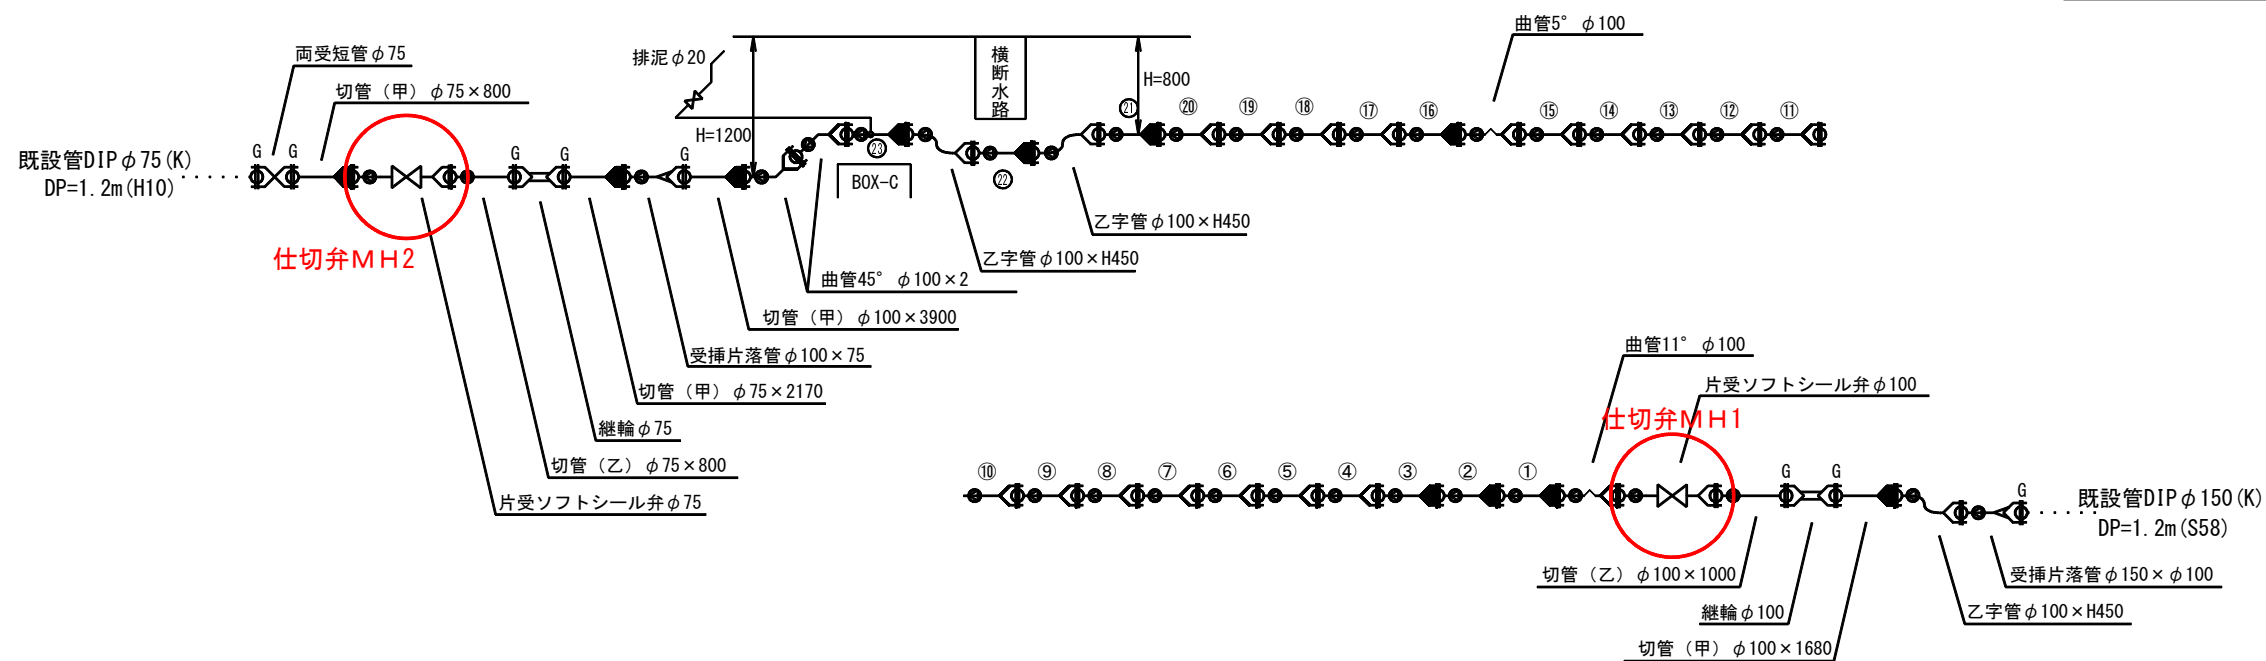

工事名	平成29年度 犀北団地地区配水管布設替工事		
工事場所	長野市大字安茂里		
図面名	位置図・平面図・配管図		
縮尺	図示		
技幹	主幹		補佐
係長	照査		設計
長野市上下水道局水道整備課			