

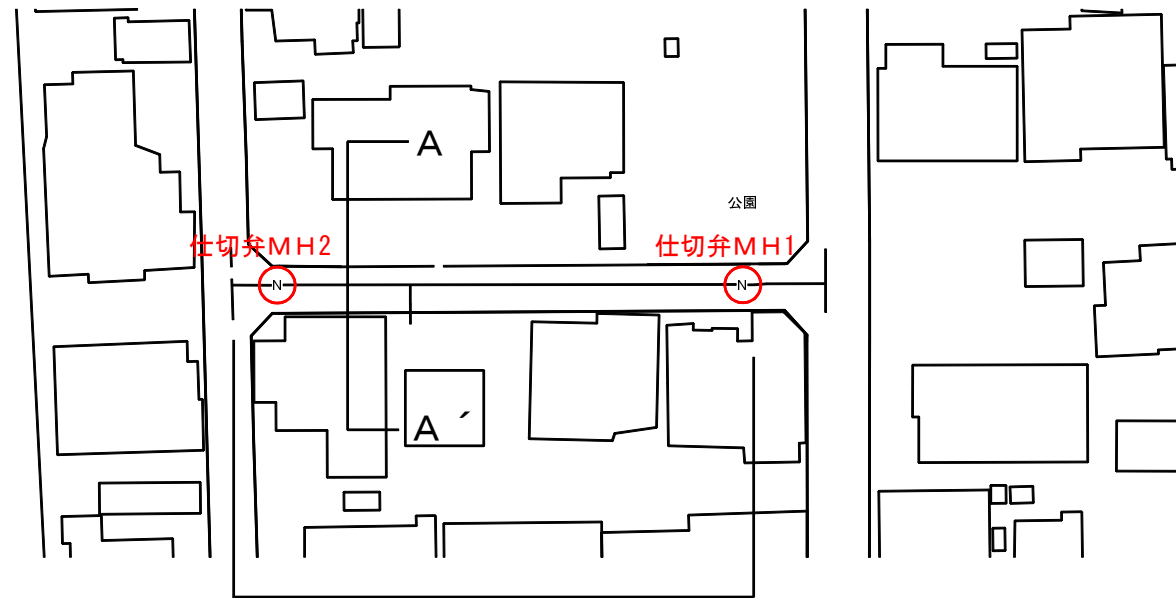


平面図 S=1/1000

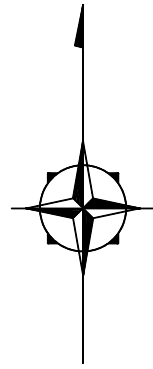


水道管布設替工 PP φ50mm L=46.6m、VD φ50mm L=6.8m


位置図 S=1/5000

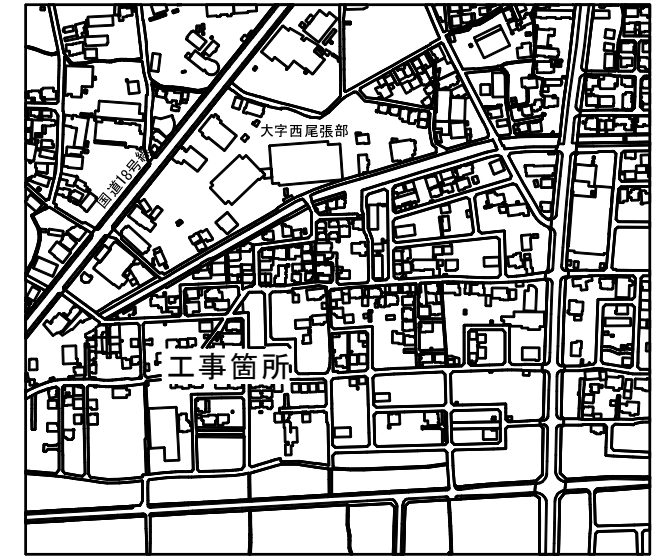

断面図 S=1/100 A-A' 断面

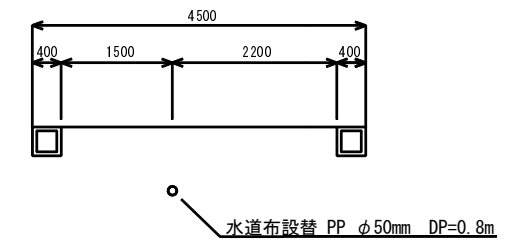

配管図 S=FREE

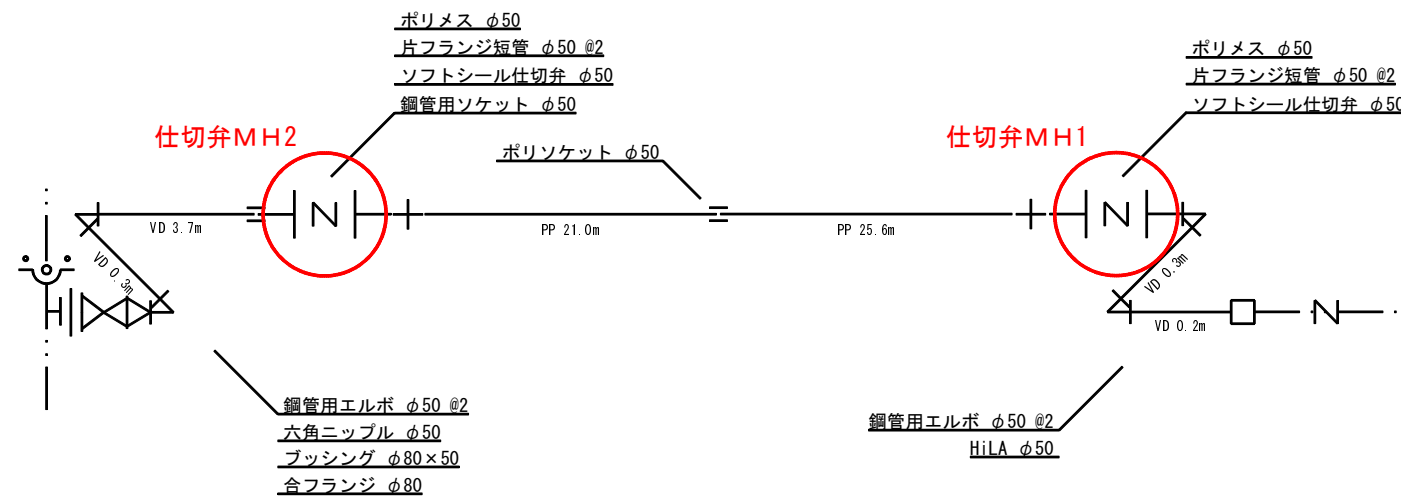

工事名	平成29年度 川合K-8ブロック内配水管布設替工事		
工事場所	長野市大字西尾張部		
縮尺	図示		
課長	主幹	補佐	
係長	照査	設計	
長野市上下水道局水道整備課			
株式会社 日拓			