



位置図

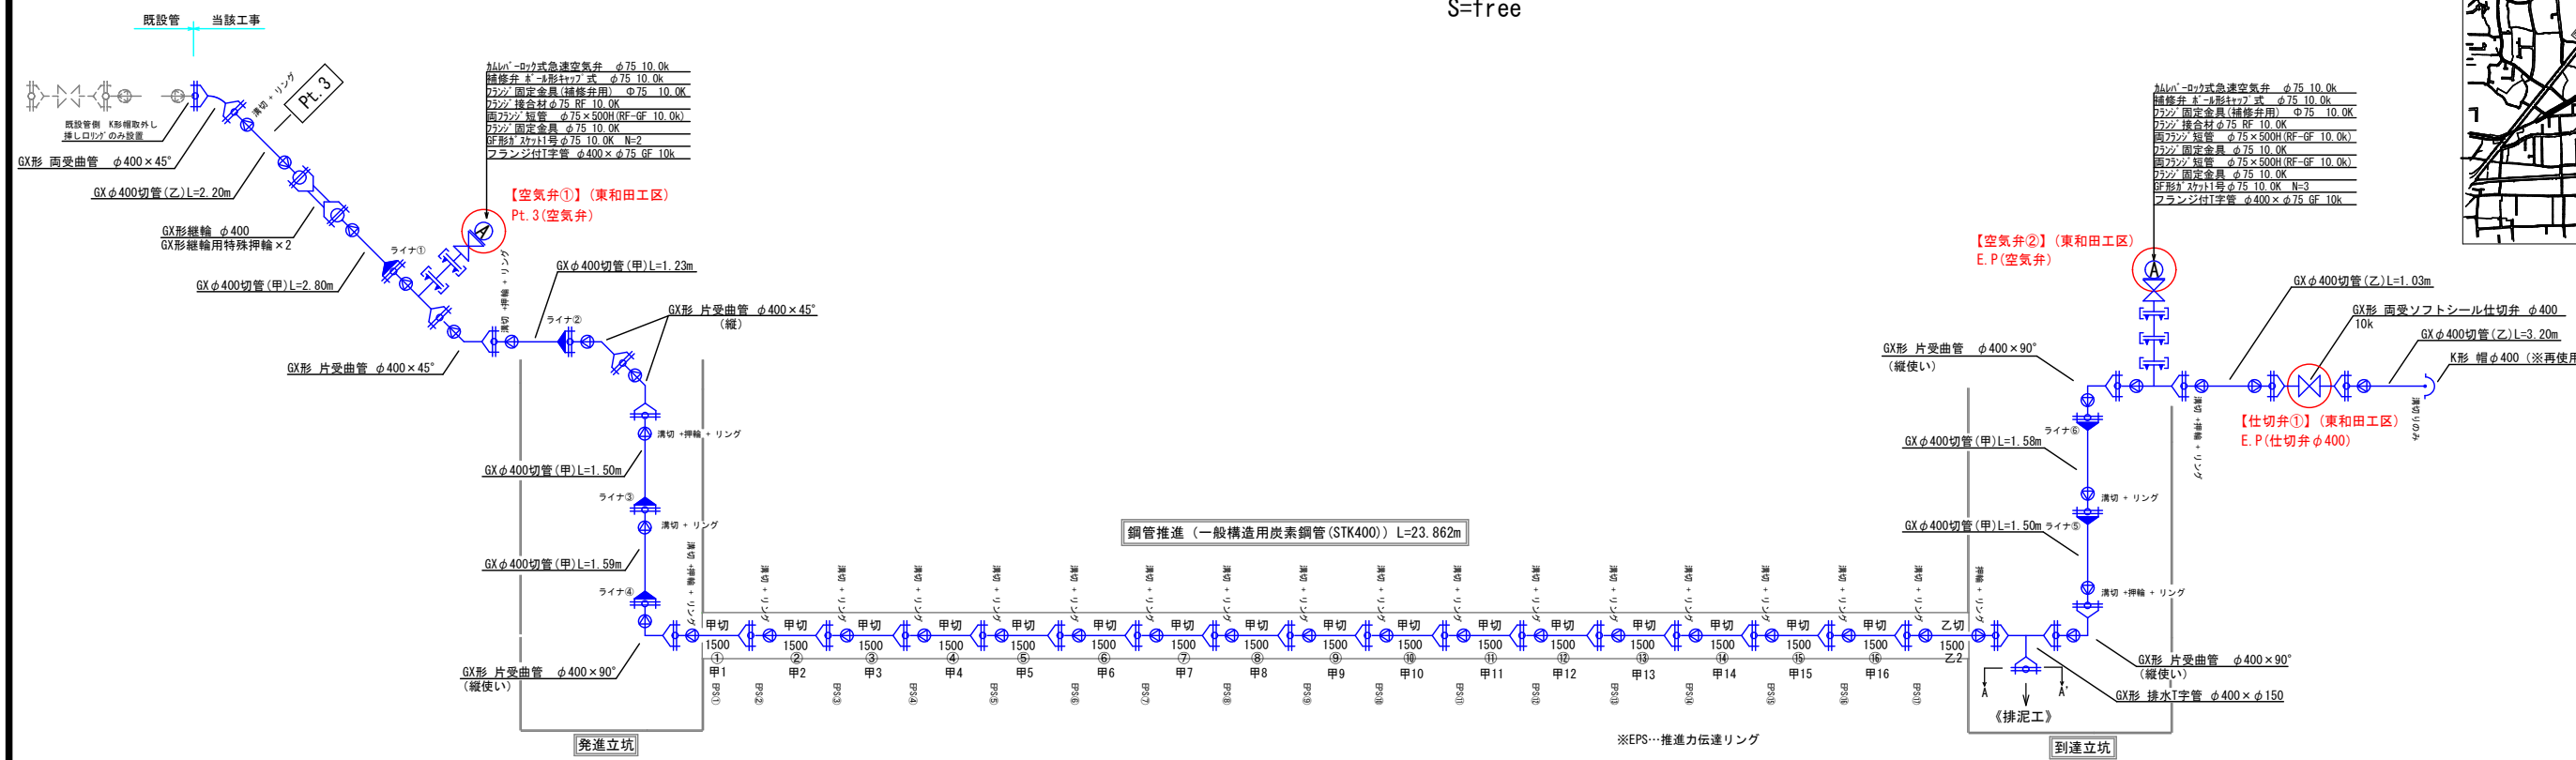

【東和田工区】配管図
《本管部》DIP-GX φ400 1種管
S=free



【東和田工区】配管図
《排泥工》DIP-GX φ150 1種管
S=free

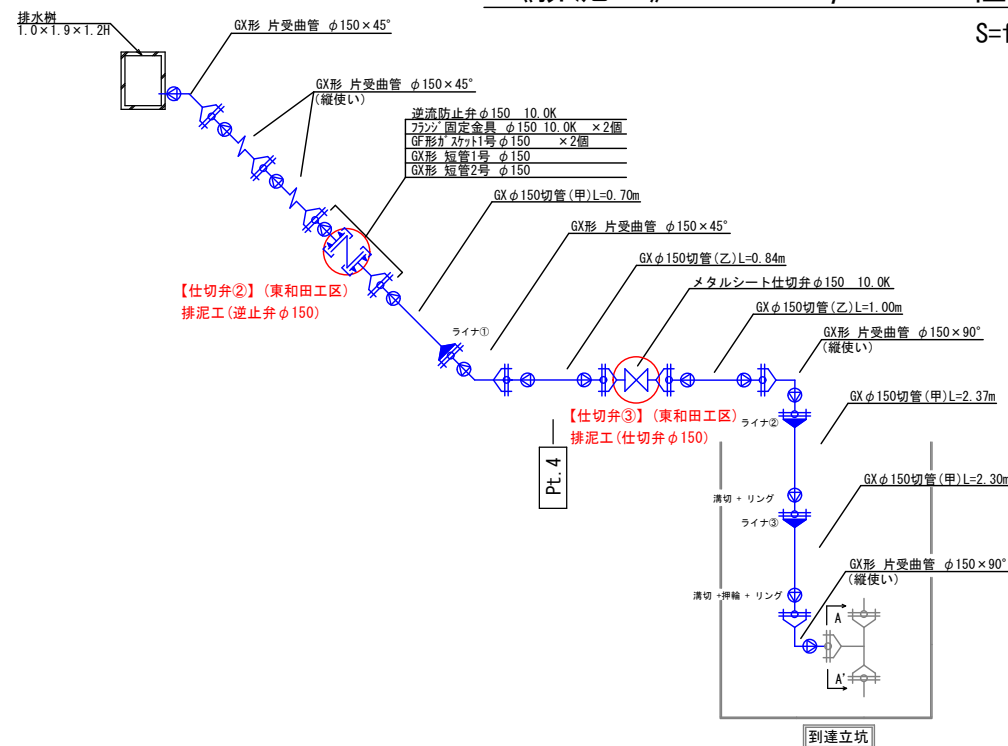

凡 例	
	GX継手
	GX継手 ライナ使用

【東和田工区】			
令和4年度 犀川14号配水幹線布設2工区工事			
配管図	縮尺	図示	
長野市大字東和田 外			
【東和田工区】			
課長	補佐	係長	
照査	設計		
図面番号		葉中之	
株式会社 日 拓			