



配水管布設 HPPE φ75 配管図


位置図 1:5,000

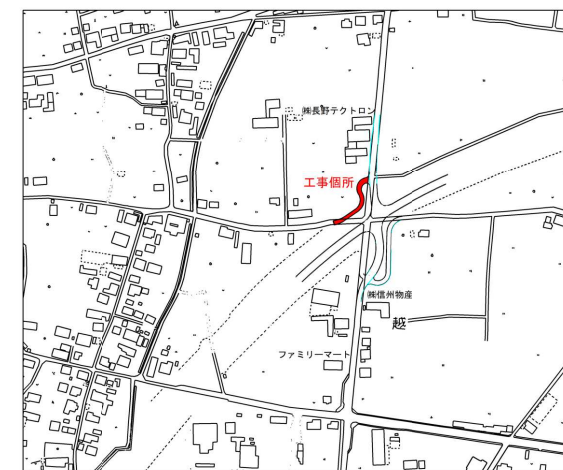


平面図 S=1:500

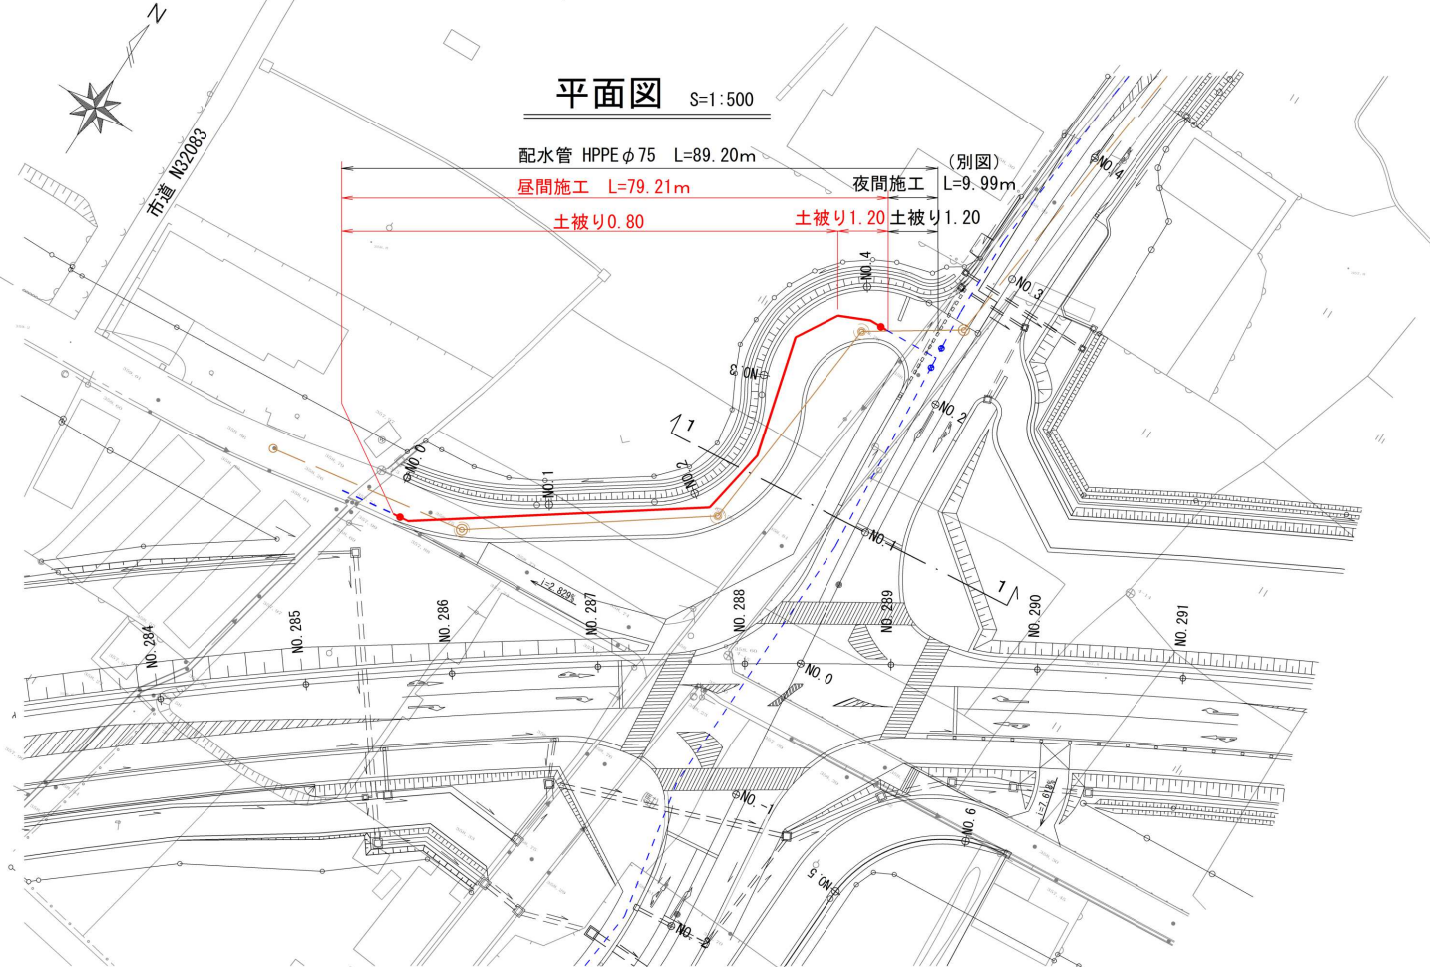

横断面図 S=1:200

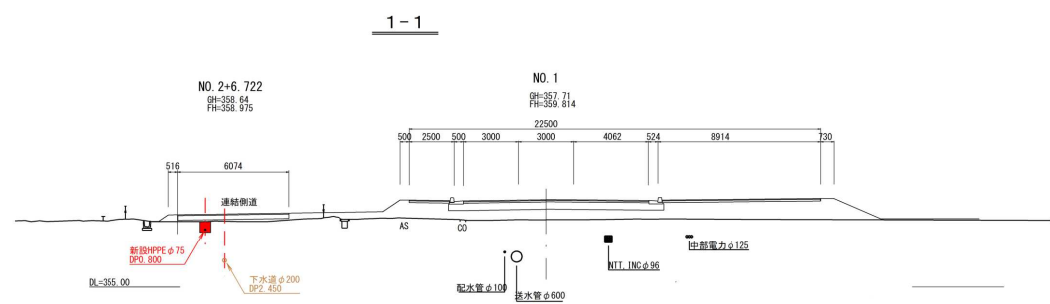

配管図 S=Free

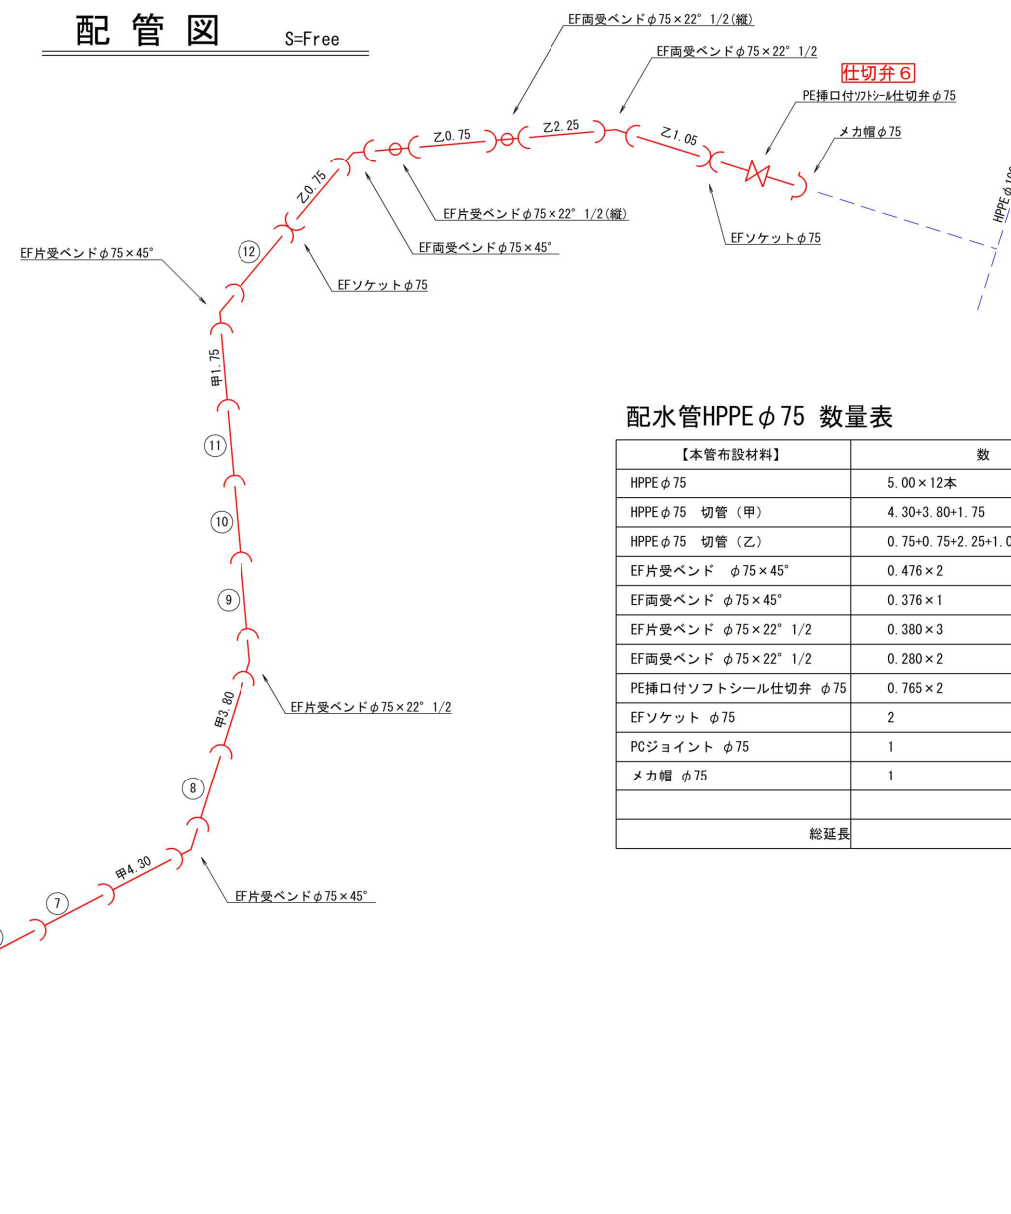

配水管HPPE φ75 数量表

【本管布設材料】	数 量	延 長 (m)
HPPE φ75	5.00×12本	60.000
HPPE φ75 切管 (甲)	4.30+3.80+1.75	9.850
HPPE φ75 切管 (乙)	0.75+0.75+2.25+1.05	4.800
EF片受バンド φ75×45°	0.476×2	0.952
EF両受バンド φ75×45°	0.376×1	0.376
EF片受バンド φ75×22° 1/2	0.380×3	1.140
EF両受バンド φ75×22° 1/2	0.280×2	0.560
PE挿口付ソフトシール仕切弁 φ75	0.765×2	1.530
EFソケット φ75	2	---
PCジョイント φ75	1	---
メカ帽 φ75	1	---
総延長		79.208

令和4年度 篠ノ井地区 越～塩崎1工区
 送水管布設及び配水管布設工事
 HPPE φ75
 平面図・配管図 縮尺 図示
 長野市篠ノ井塩崎
 課長 係長 照査 設計
 図面番号 葉中之
 株式会社 日拓